



Planimetria piano seminterrato

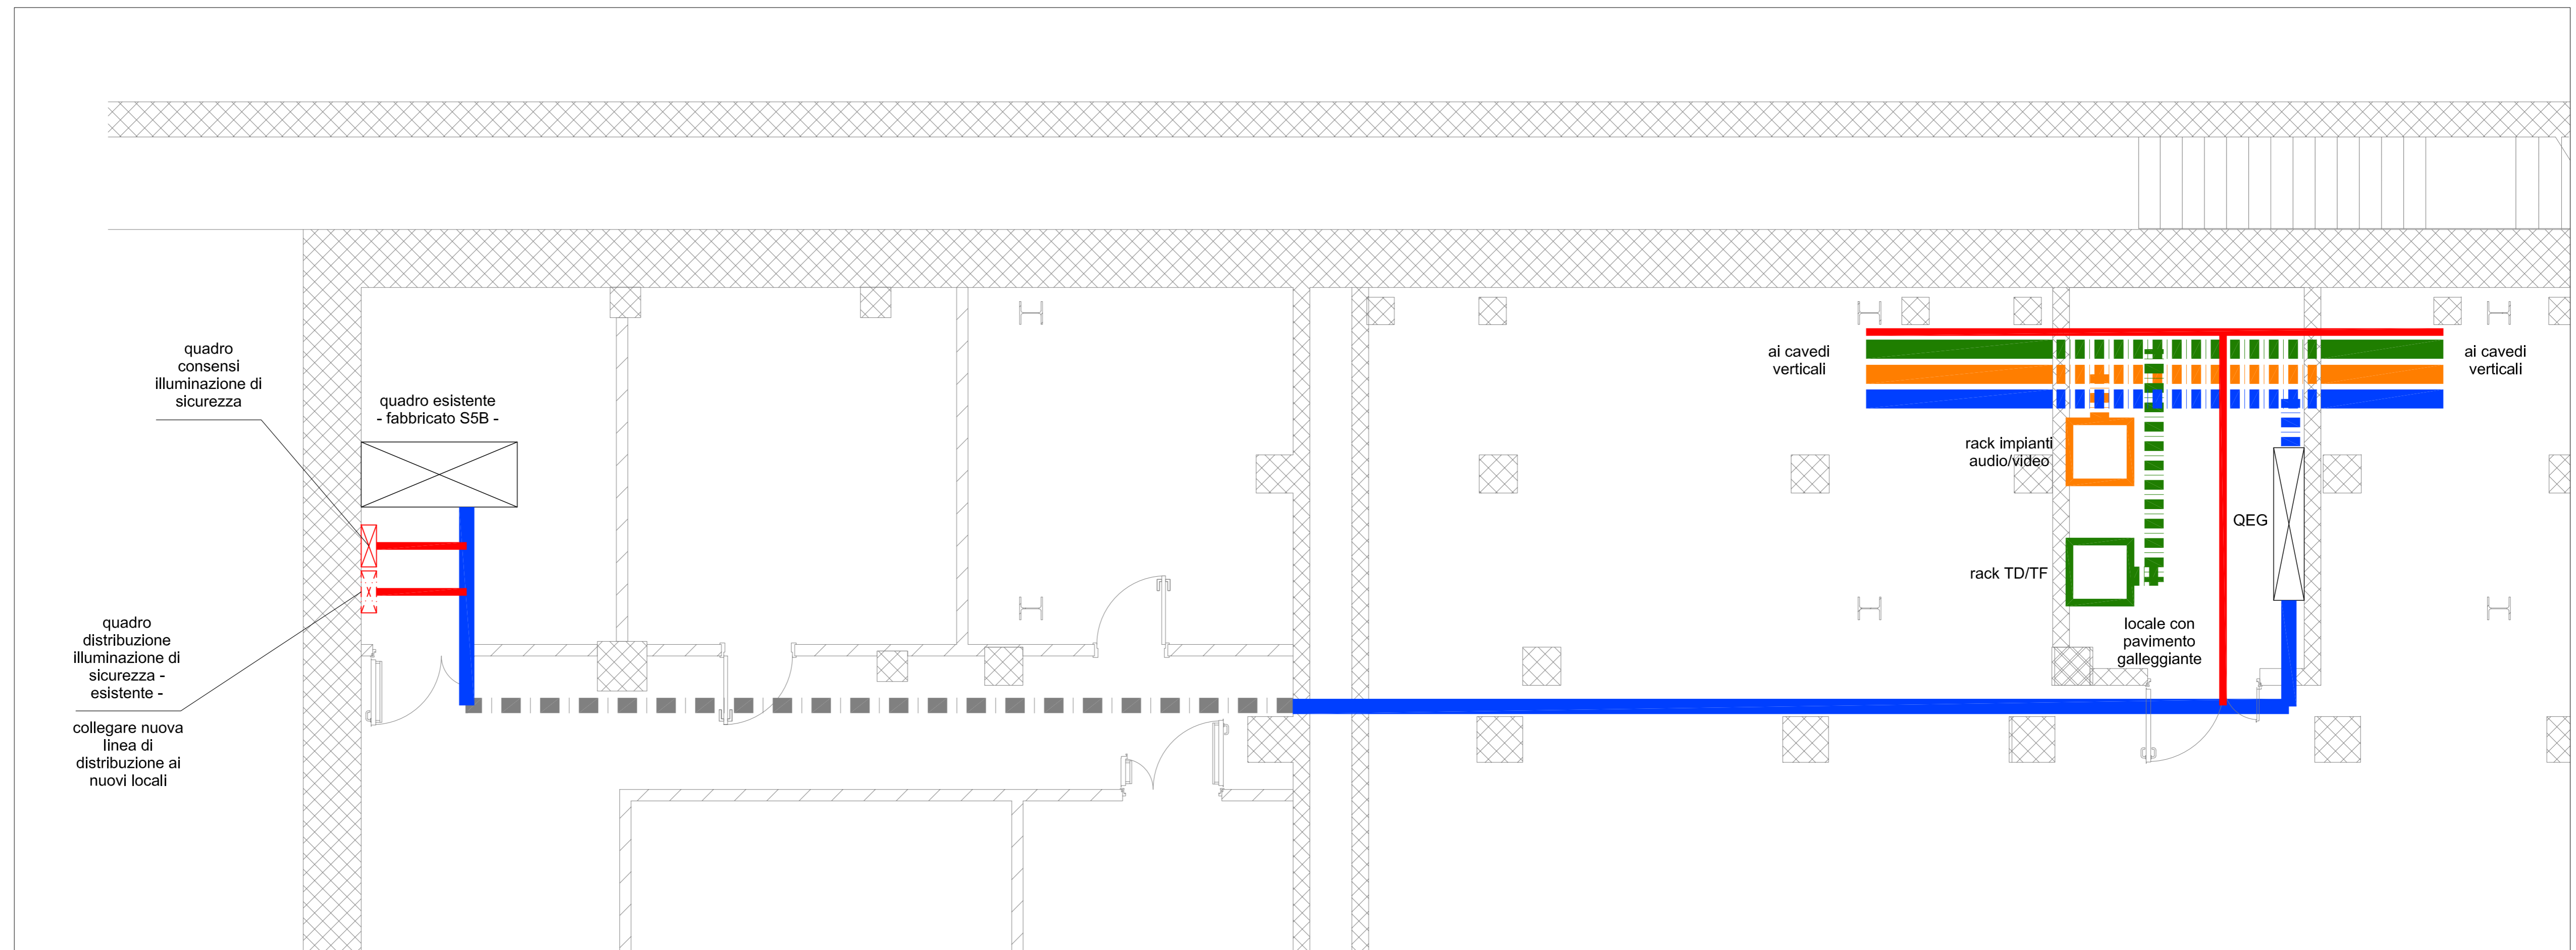

Impianto di illuminazione locale tecnico

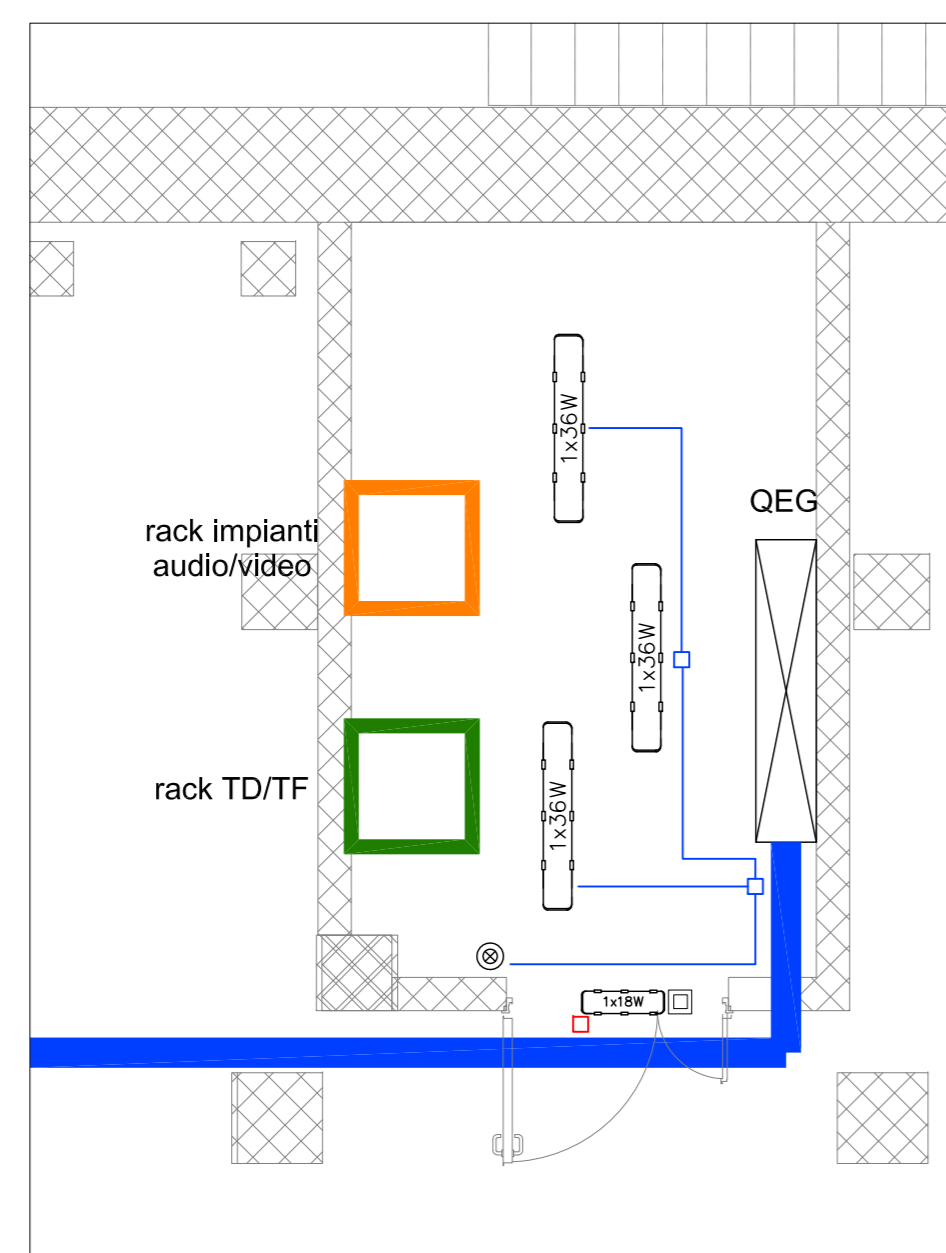

Legenda

	CANALIZZAZIONE METALLICA ESISTENTE
	CANALIZZAZIONE METALLICA 100x75 mm AD ESECUZIONE A SOFFITTO PER IMPIANTO ILLUMINAZIONE DI SICUREZZA
	CANALIZZAZIONE METALLICA 300x75 mm AD ESECUZIONE A SOFFITTO PER IMPIANTO F.M. E LUCE
	CANALIZZAZIONE METALLICA 300x75 mm AD ESECUZIONE A SOFFITTO PER IMPIANTO TD/TF
	CANALIZZAZIONE METALLICA 300x75 mm AD ESECUZIONE A SOFFITTO PER IMPIANTI SPECIALI
	CANALIZZAZIONE METALLICA 300x75 mm AD ESECUZIONE SOTTOPAVIMENTO PER IMPIANTO F.M. E LUCE
	CANALIZZAZIONE METALLICA 300x75 mm AD ESECUZIONE SOTTOPAVIMENTO PER IMPIANTO TD/TF
	CANALIZZAZIONE METALLICA 300x75 mm AD ESECUZIONE SOTTOPAVIMENTO PER IMPIANTI SPECIALI
	CORPO ILLUMINANTE PER LAMPADA FLUORESCENTE LINEARE - 1x36W - IP55 - MARCHIO 3FFILIPPI MODELLO LINDA O EQUIVALENTE.
	FRUTTO PULSANTE UNIPOLARE CON SPIA LUMINOSA
	TUBAZIONE IN ACCIAIO ZINCATO LEGGERO AD ESECUZIONE A VISTA Ø25 - 1x - IMPIANTO DI ILLUMINAZIONE DI SICUREZZA
	CORPO ILLUMINANTE PER LAMPADA FLUORESCENTE LINEARE - 1x18W - IP55 - MARCHIO 3FFILIPPI MODELLO LINDA O EQUIVALENTE - DOPPI

POLITECNICO DI TORINO

- SERVIZIO EDILIZIA -
C.SO DUCA DEGLI ABRUZZI, 24 - 10129 TORINO



Riqualificazione dell'edificio ex Centrale Termica presso il fabbricato 5B della sede di c.so Duca degli Abruzzi, 24.

PROGETTO ESECUTIVO

RESPONSABILE DI PROCEDIMENTO E DEI LAVORI:
SERVIZIO EDILIZIA E LOGISTICA

Geom. Carlo Dal Cason

PROGETTO ARCHITETTONICO:
SERVIZIO EDILIZIA E LOGISTICA

Ing. Caterina Amb
Arch. Daniela Carnelli
Ing. Gregorio Cangialosi
Arch. Monica Garis
Ing. Massimiliano Lo Turco

PROGETTO IMPIANTI MECCANICI:
SERVIZIO EDILIZIA E LOGISTICA

Ing. Ferdinando Facelli
Ing. Fabio Laguardia

PROGETTO STRUTTURALE:
C.so Incaud 40A 12038 Savigliano (CN)

Ing. Renzo Curti
Ing. Stefano Saffirio
Ing. Francesco Biasioli
Ing. Luca Garnerone

PROGETTO IMPIANTI ANTINCENDIO:
SERVIZIO EDILIZIA E LOGISTICA

Ing. Ferdinando Facelli

PROGETTO IMPIANTI ELETTRICI E SPECIALI:
SERVIZIO EDILIZIA E LOGISTICA

Ing. Fabrizio Tonda Roc
P.Ind. Guido Raia

PIANO DI SICUREZZA E COORDINAMENTO:
Via Fabbrica n° 54 - 10138 Torino

Arch. Giovanni Amore

Distribuzione principale -
piano seminterrato

DATA: Febbraio 2012
SCALA: 1:50

IEL03