


PIANTA PIANO INTERRATO

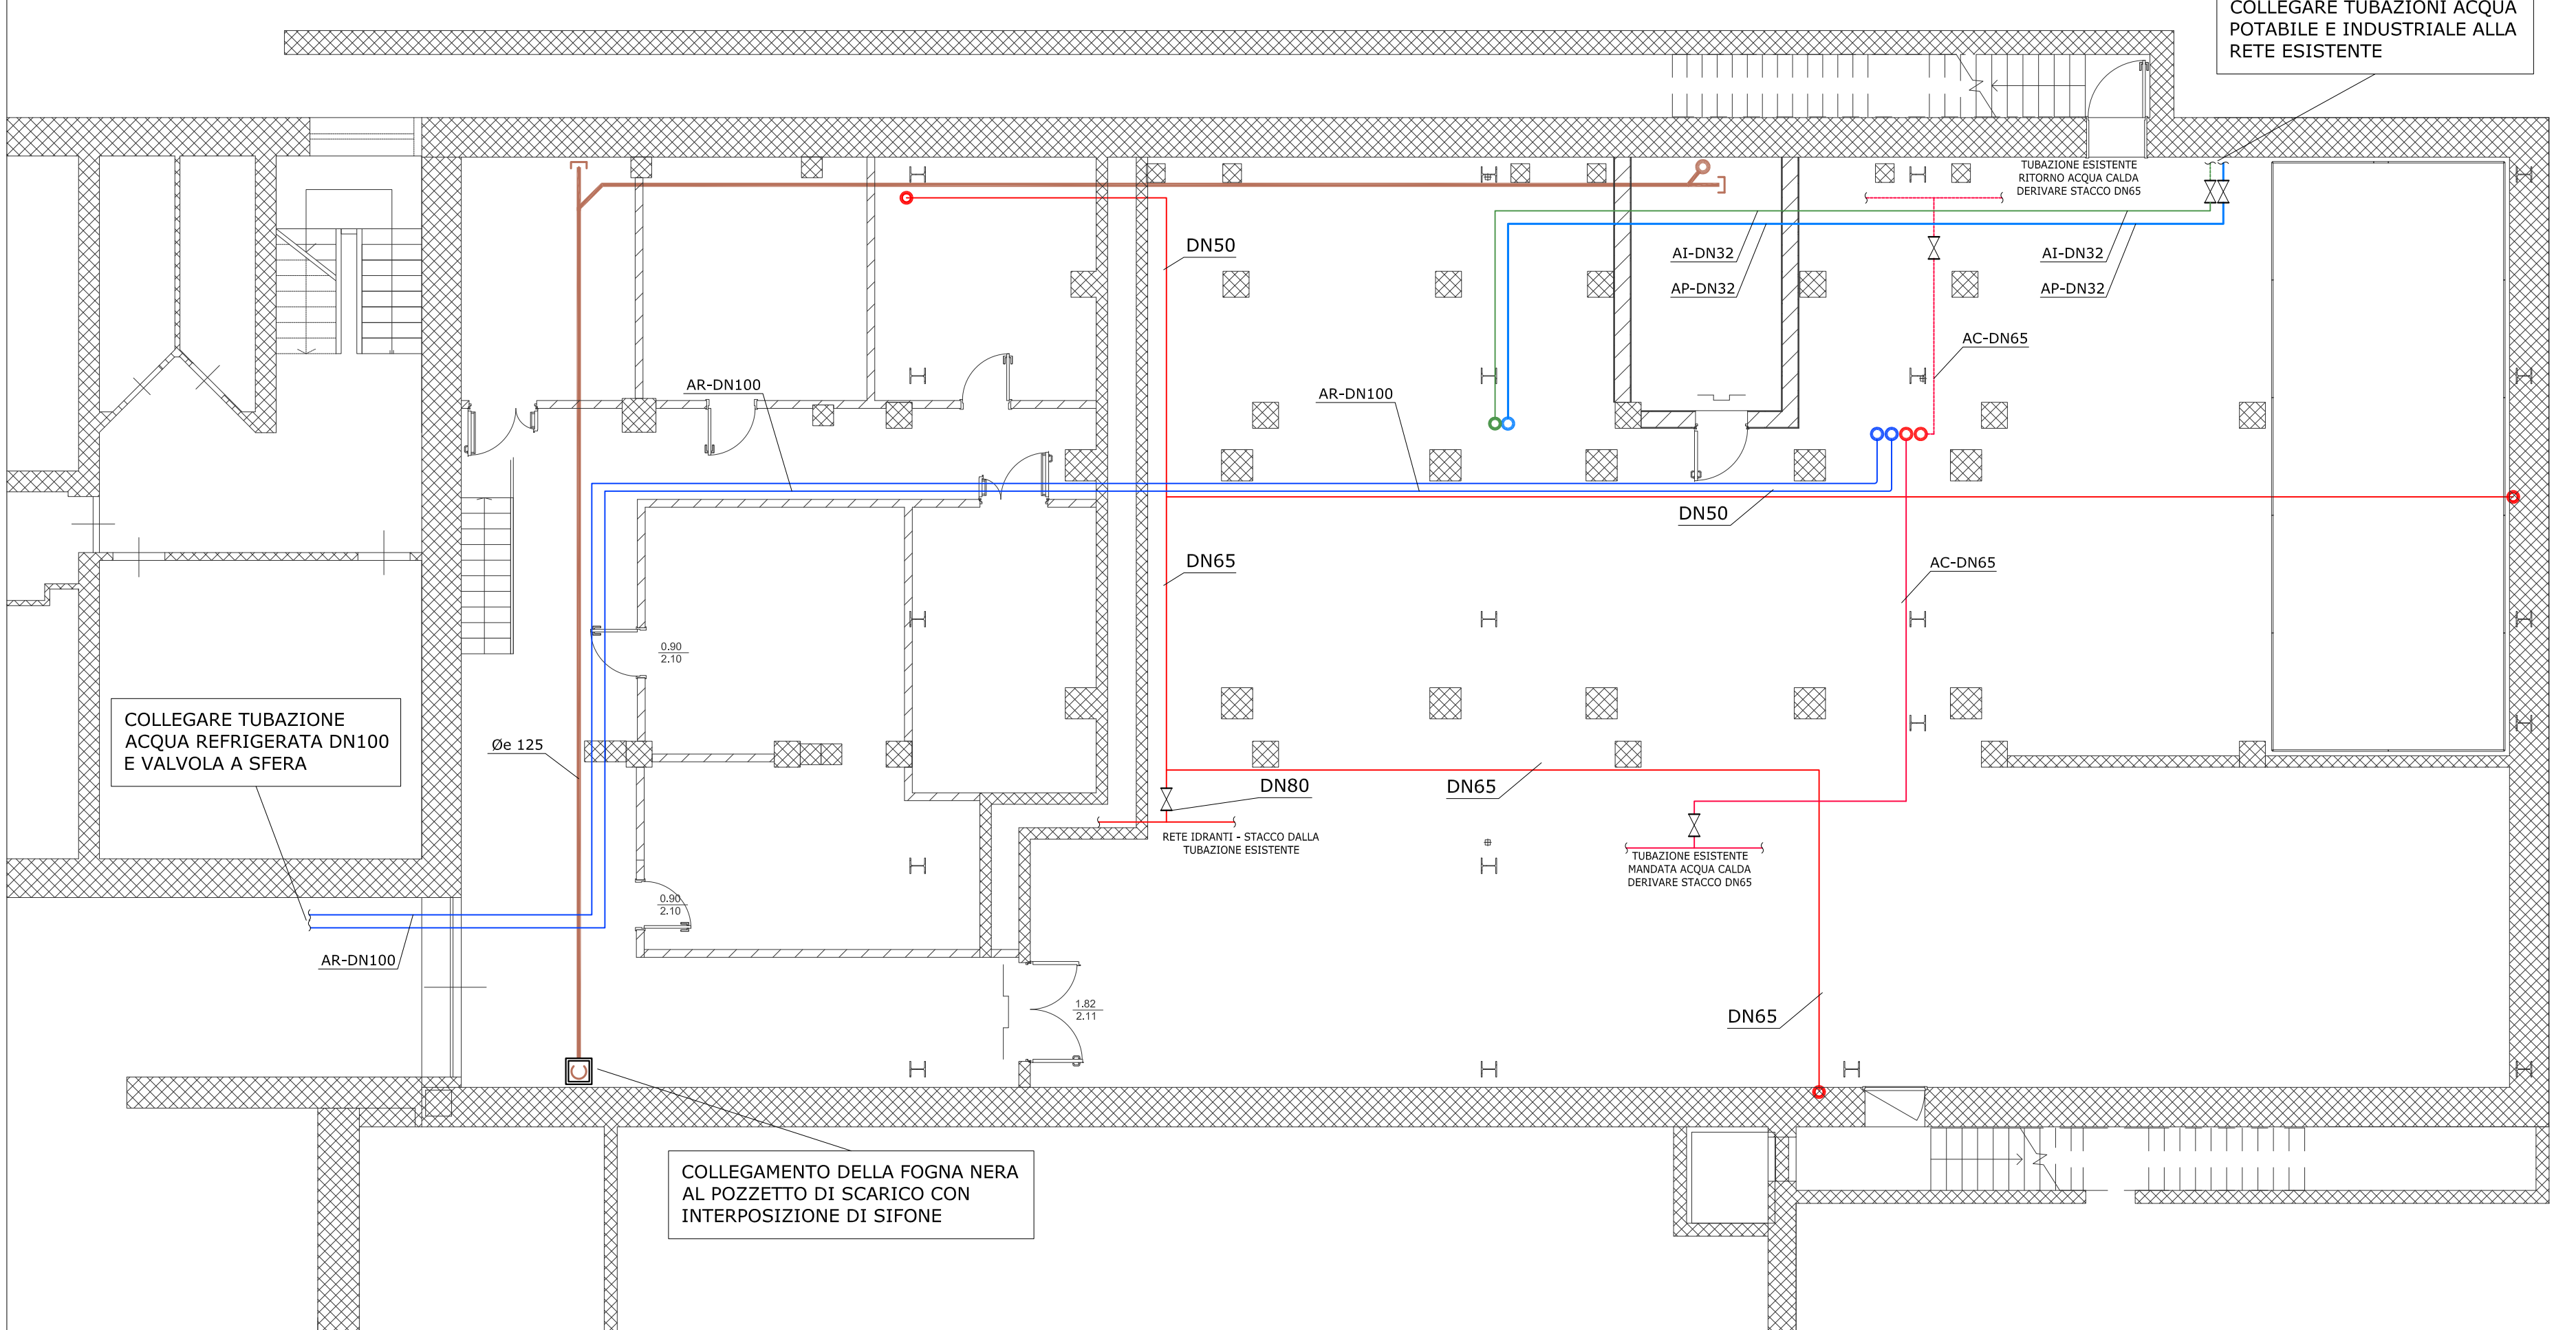

LEGENDA

- AC TUBAZIONE ACQUA CALDA
- AR TUBAZIONE ACQUA REFRIGERATA
- AI TUBAZIONE ACQUA INDUSTRIALE
- AP TUBAZIONE ACQUA POTABILE
- TUBAZIONE DI SCARICO ACQUE NERE IN POLIETILENE
- POZZETTO DI ISPEZIONE

POLITECNICO DI TORINO

- SERVIZIO EDILIZIA -

C.SO DUCA DEGLI ABRUZZI, 24 - 10129 TORINO



Riqualificazione dell'edificio ex Centrale Termica presso il fabbricato 5B della sede di c.so Duca degli Abruzzi, 24.

PROGETTO ESECUTIVO

RESPONSABILE DI PROCEDIMENTO E DEI LAVORI:
SERVIZIO EDILIZIA E LOGISTICA

Geom. Carlo Dal Cason

PROGETTO ARCHITETTONICO:
SERVIZIO EDILIZIA E LOGISTICA

Ing. Caterina Arnò
Arch. Daniela Cametti
Ing. Gregorio Cangialosi
Arch. Monica Garis
Ing. Massimiliano Lo Turco

PROGETTO IMPIANTI MECCANICI:
SERVIZIO EDILIZIA E LOGISTICA

Ing. Ferdinando Facelli
Ing. Fabio Laguardia

PROGETTO STRUTTURALE:
C.so Isoardi 40/A 12038 Savigliano (CN)

Ing. Renzo Curti
Ing. Stefano Saffirio
Ing. Francesco Blasoli
Ing. Luca Garamone

PROGETTO IMPIANTI ANTINCENDIO:
SERVIZIO EDILIZIA E LOGISTICA

Ing. Ferdinando Facelli

PROGETTO IMPIANTI ELETTRICI E SPECIALI:
SERVIZIO EDILIZIA E LOGISTICA

Ing. Fabrizio Tonda Roc
P.Ind. Guido Raia

PIANO DI SICUREZZA E COORDINAMENTO:
Via Palmieri n° 54 - 10138 Torino

Arch. Giovanni Amore

IMPIANTO DI CONDIZIONAMENTO IDROSANITARIO ANTINCENDIO
PIANTA PIANO INTERRATO
ALLACCIAMENTI

DATA: Febbraio 2012

SCALA: 1 : 100

11-S-aule-centrale termica/01_PROGETTAZIONE/ID-Esecutivo/04_impianti meccanici/11-S-aule CT-impianti.dwg

IM08